



REGIONE MOLISE  
COMUNE DI BOJANO  
PROVINCIA DI CAMPOBASSO



PROJECT FINANCING PER LA REALIZZAZIONE DI NUOVI LOCULI, CAPPELLE E CELLETTE  
OSSARIO ALL'INTERNO DEL CIMITERO DI BOJANO  
E AMPIAMENTO DELL'AREA CIMITERIALE DI MONTEVERDE DI BOJANO  
NONCHE' PER LA GESTIONE DEI RELATIVI SERVIZI CIMITERIALI

## PROGETTO DEFINITIVO

LAVORI: CIMITERO MONTEVERDE DI BOJANO

IE - ELABORATI IMPIANTI ELETTRICI

IE-02 - Impianto elettrico - Pianta con allocazione componenti - cimitero Monteverde di Bojano

DATA	SCALA	CODICE ELABORATO
Dicembre 2020		IE-02

IL PROPONENTE


FIRME E VISTI



I PROGETTISTI		
Ing. Vittorio Abiuso	Arch. Raffaele GENTILE	Ing. Pierluigi Abiuso
Via Garibaldi, 111 Campobasso	tel & fax 0874 484 604 - cell. 329 8159501 C.F.: BSAVTR59M31D896E - P. IVA: 00609520705	Via San Sisto, 76 Campobasso

## IMPIANTO ELETTRICO - PLANIMETRIA ALLOCAZIONE COMPONENTI

Scala 1:200

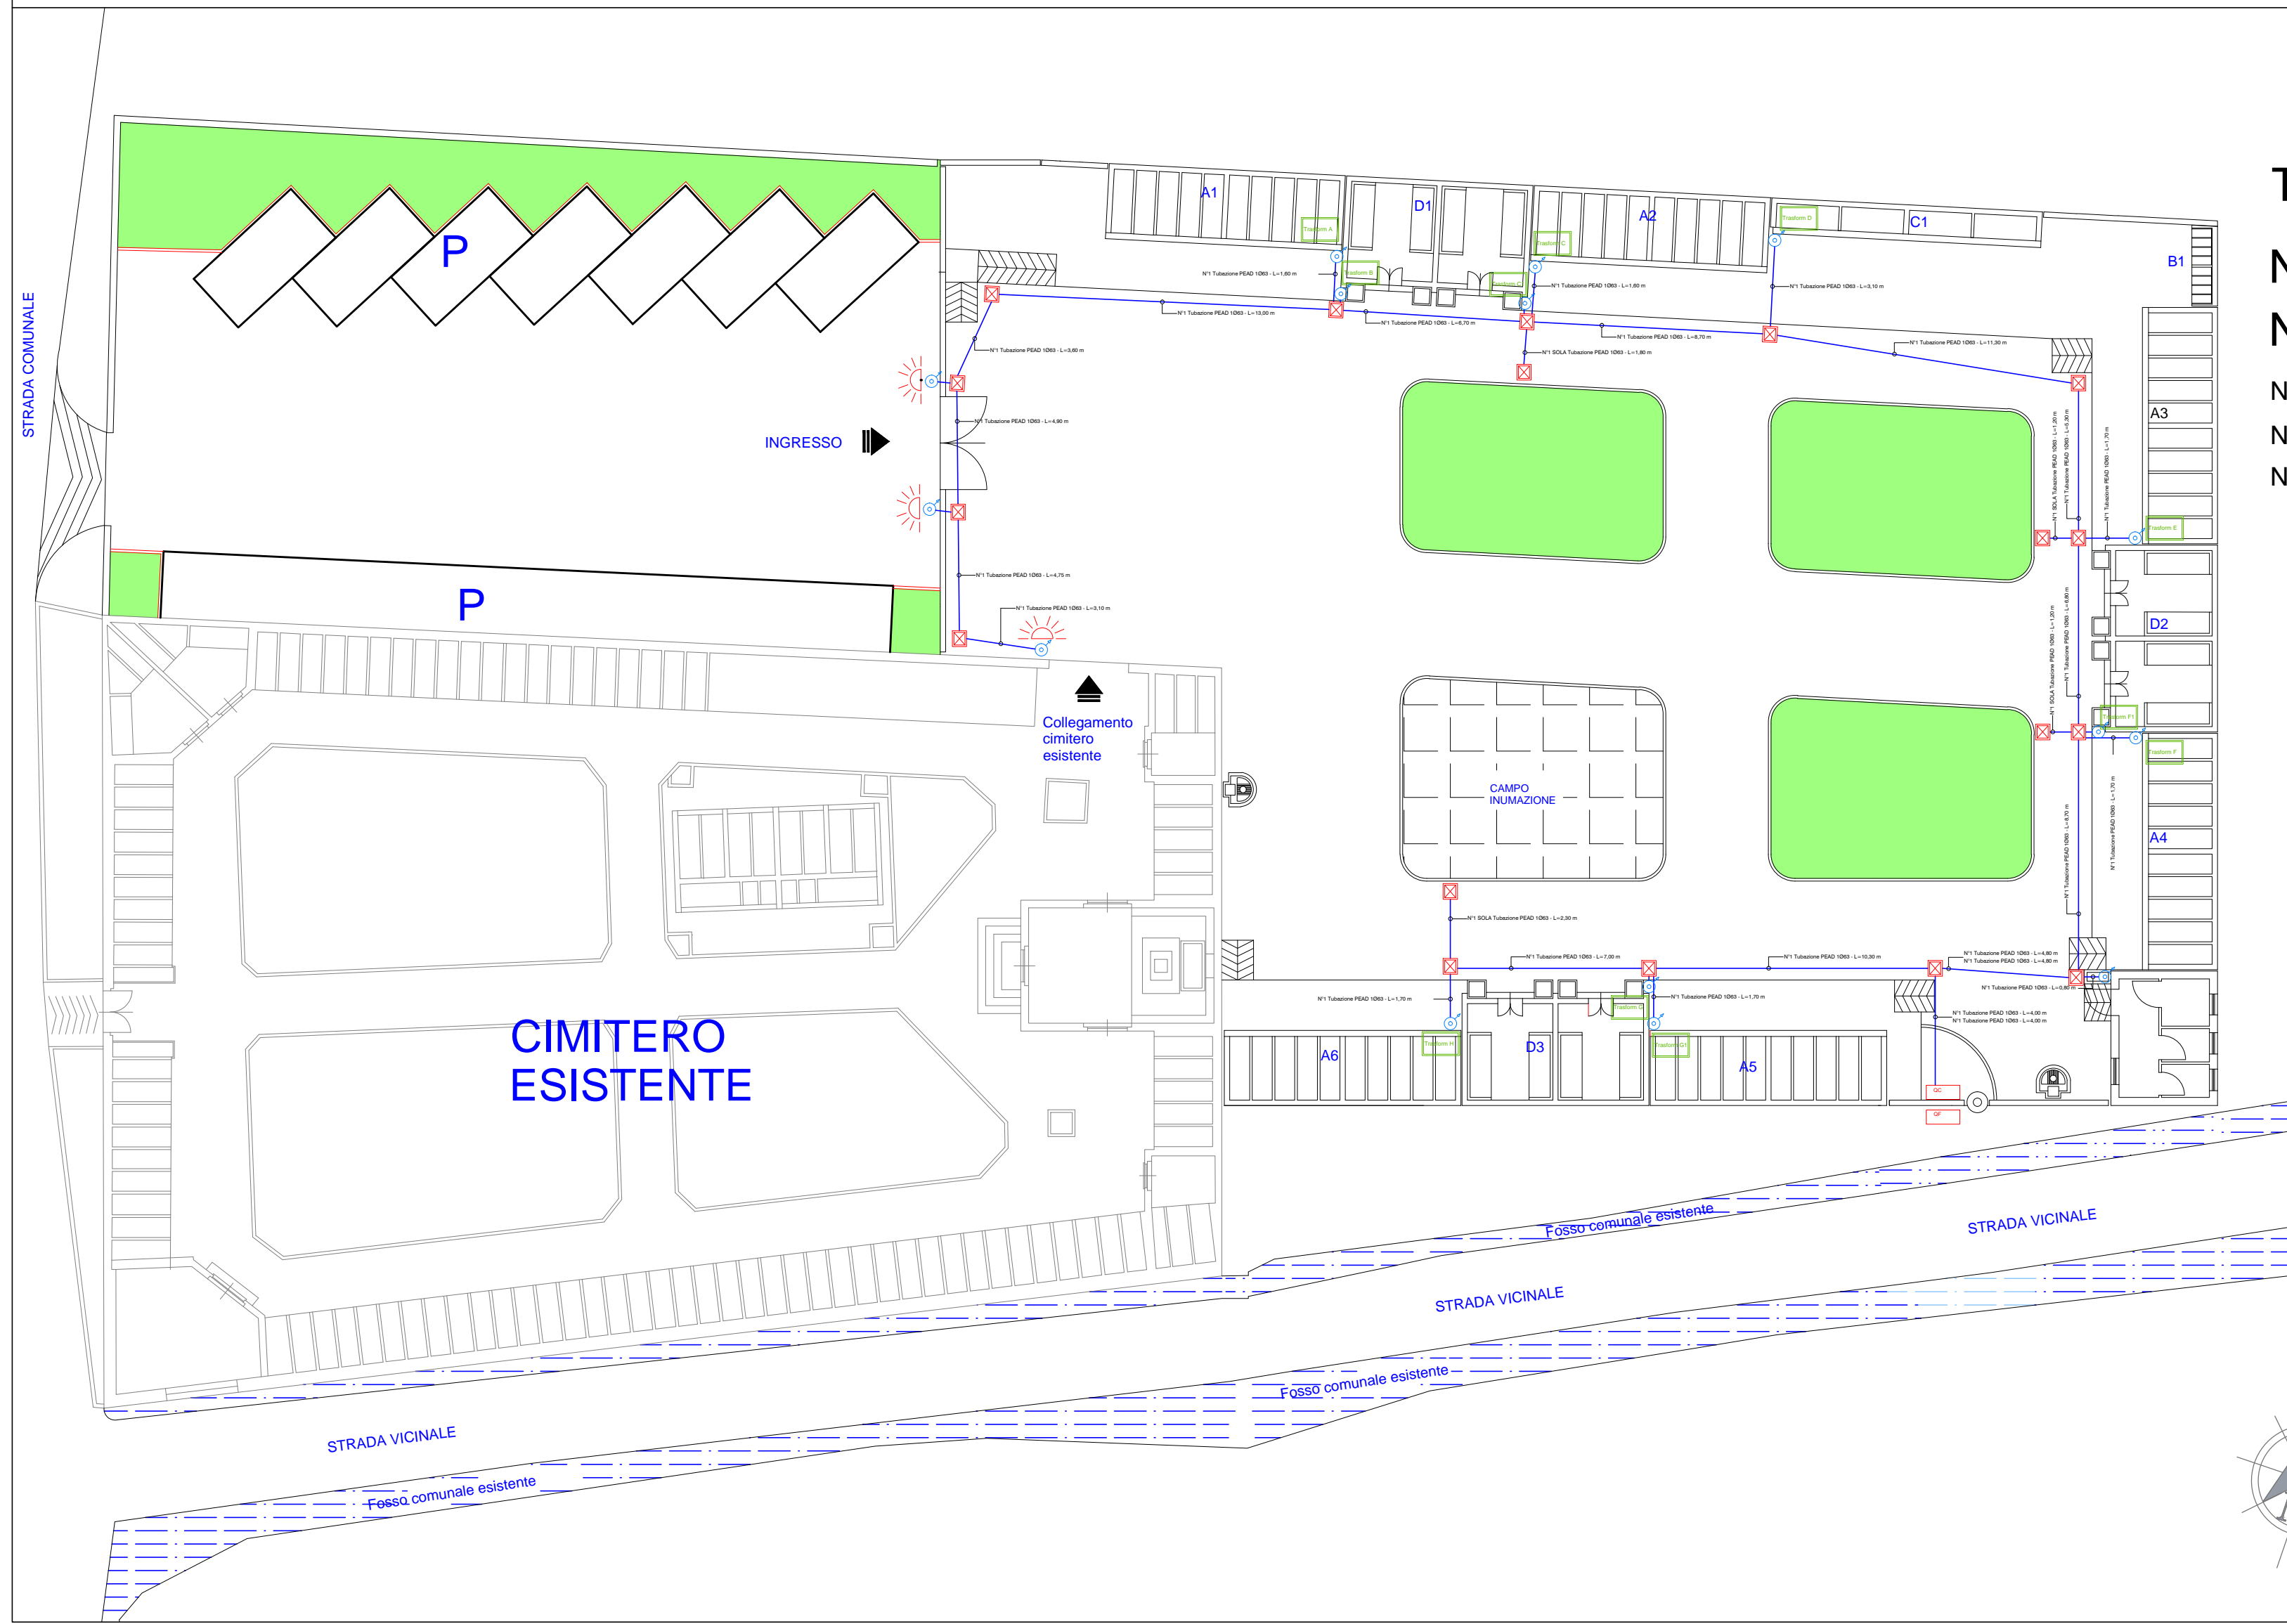

Tubaz. PEAD Ø63 - L=120,00 m

N° 18 POZZETTI 40X40 cm

N° 11 TRASFORMATORI AC/DC

N° 1 DORSALI PRINCIPALI DA Ø4mm PER 98 m

N° 1 DORSALI PRINCIPALI DA Ø4mm PER 22 m

N° 16 DERIVAZIONI AI TRASFORMATORI DA Ø 2,5mm PER 22 m

### LEGENDA

- GF Quadro Fornitura
- DC Quadro cimitero
- Trasformatore 220/24V
- Percorso tubazione interrata PEAD Φ 63 mm
- Tratto verticale discendente / ascendente
- Pozzetto in cls 40x40 cm completo di chiusino
- Illuminazione esterna